

平成 23 年度



多目的グラウンド天然芝生化新設工事

設 計 図


(平成 23 年 6 月)

発注者 ・ 大 湯 村
設 計 ・ 株式会社 緑設計


計画平面図 S=1:500

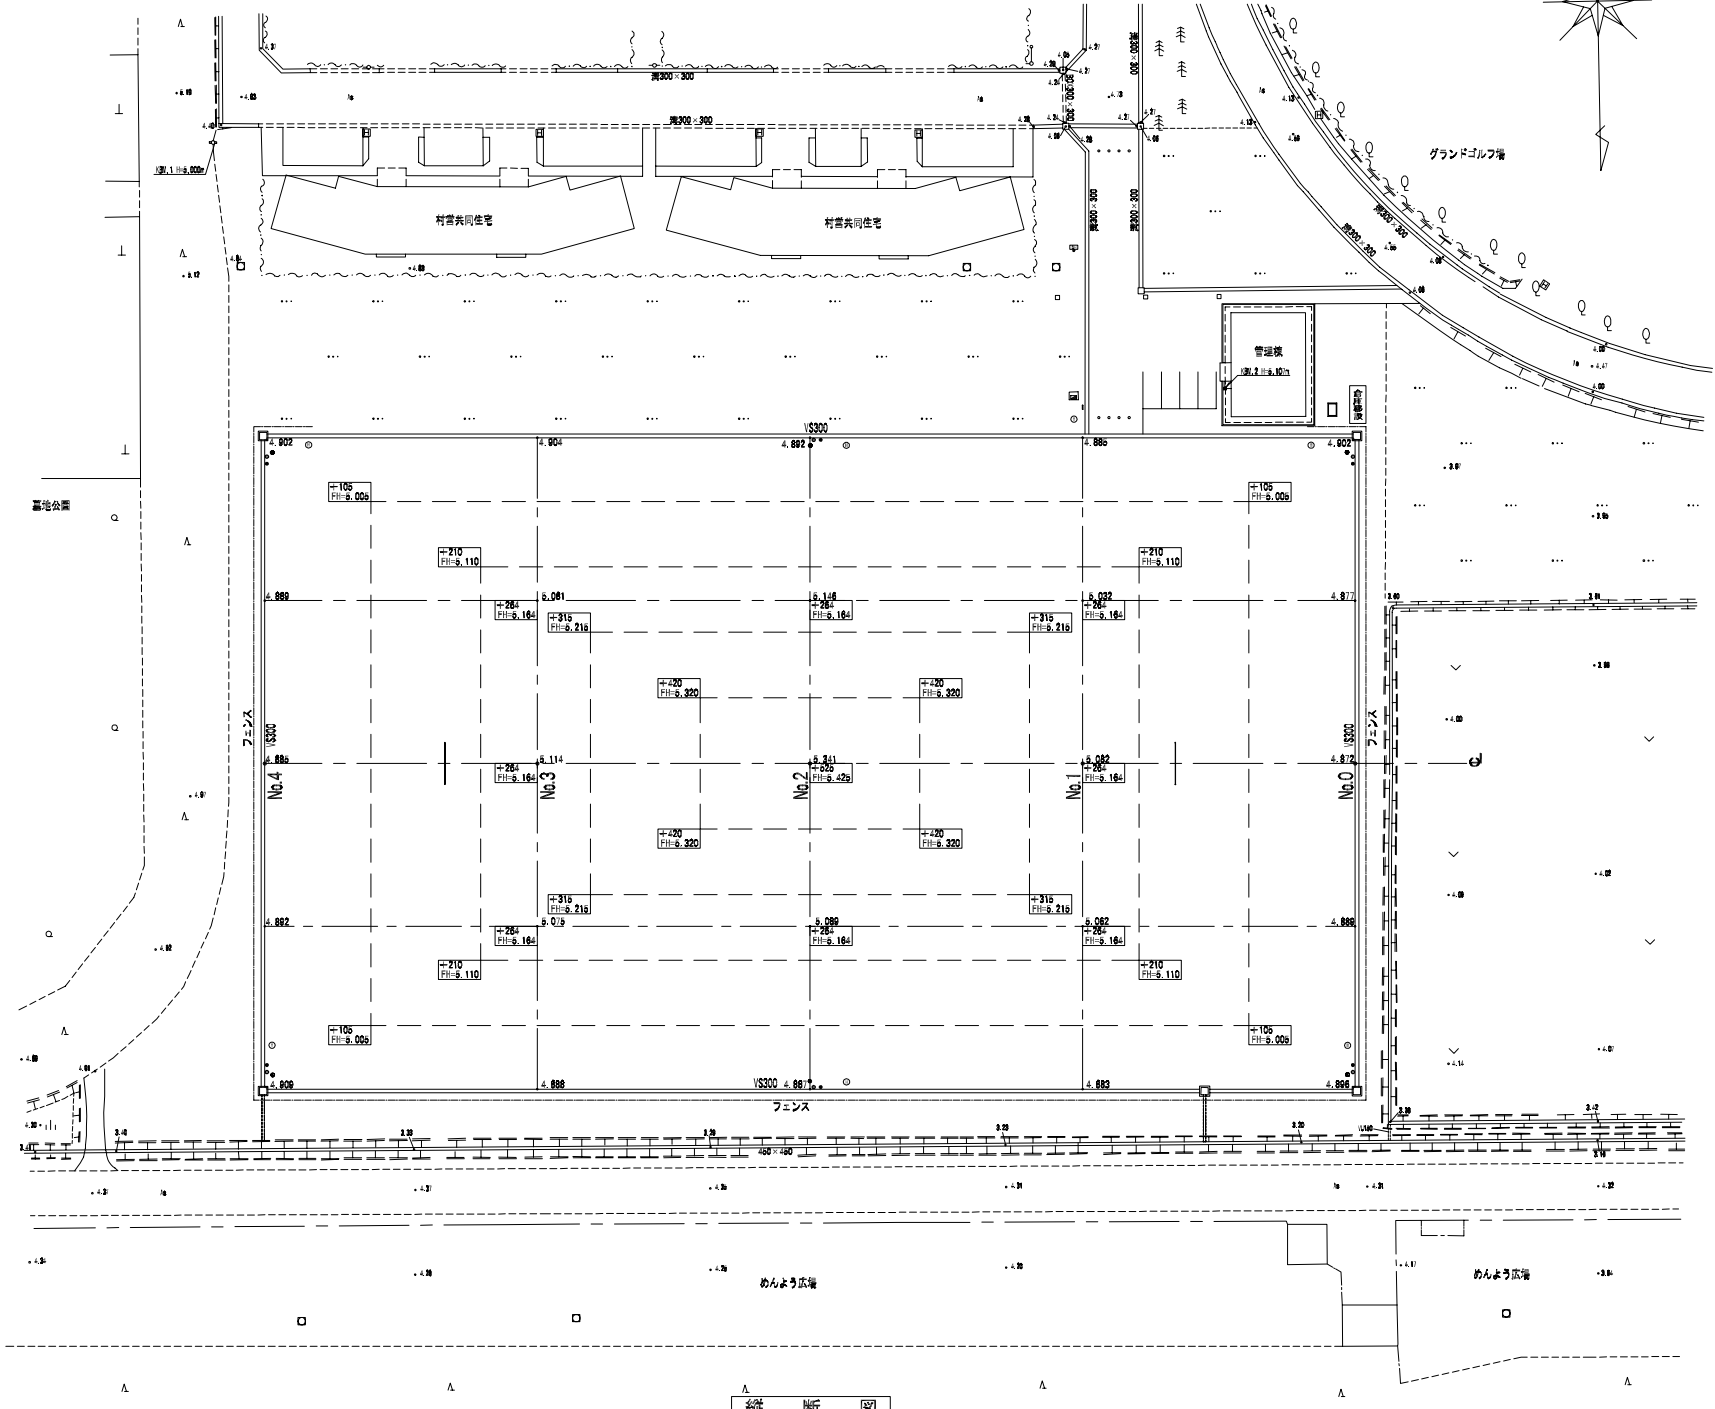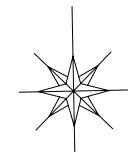


芝生面積求積図 S=1:1,000

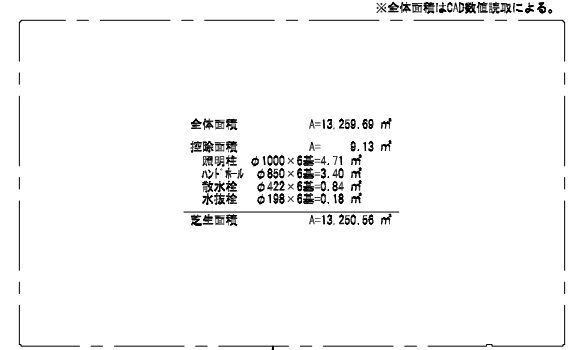


芝生化改良土グラウンド舗装標準断面図 S=1:20

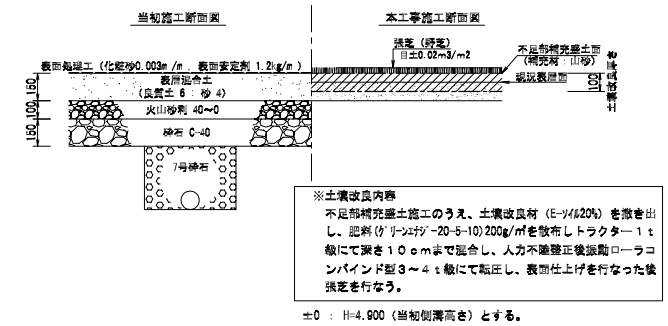


No.2 断面図

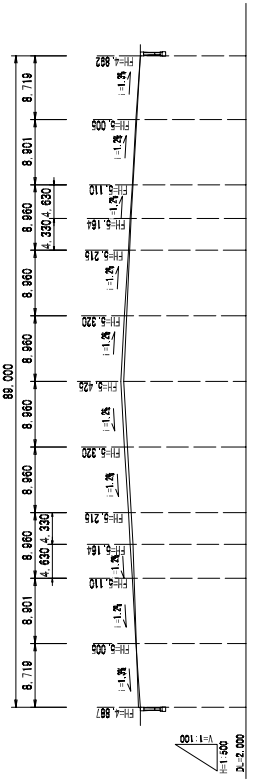

縦断面図

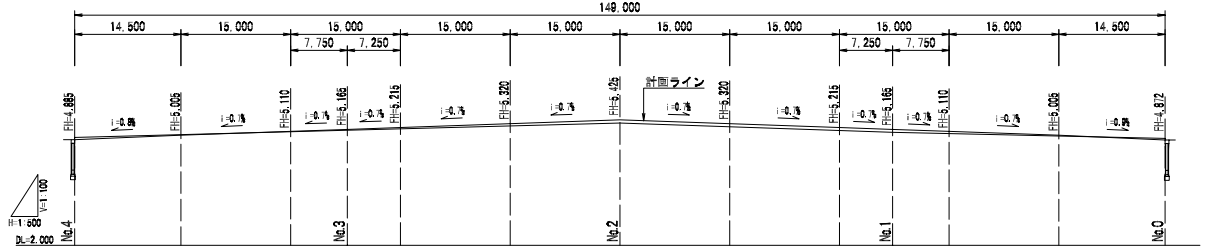


平成 23 年度		工事番号
事業名	天然芝生化新設工事事業	
箇所名	南秋田郡大湯村字北一丁目 地内	
工事名	多目的グラウンド天然芝生化新設工事	
芝生床土計画平面図		縮尺 1/500
原案	設計	図面番号 1
大 湯 村		

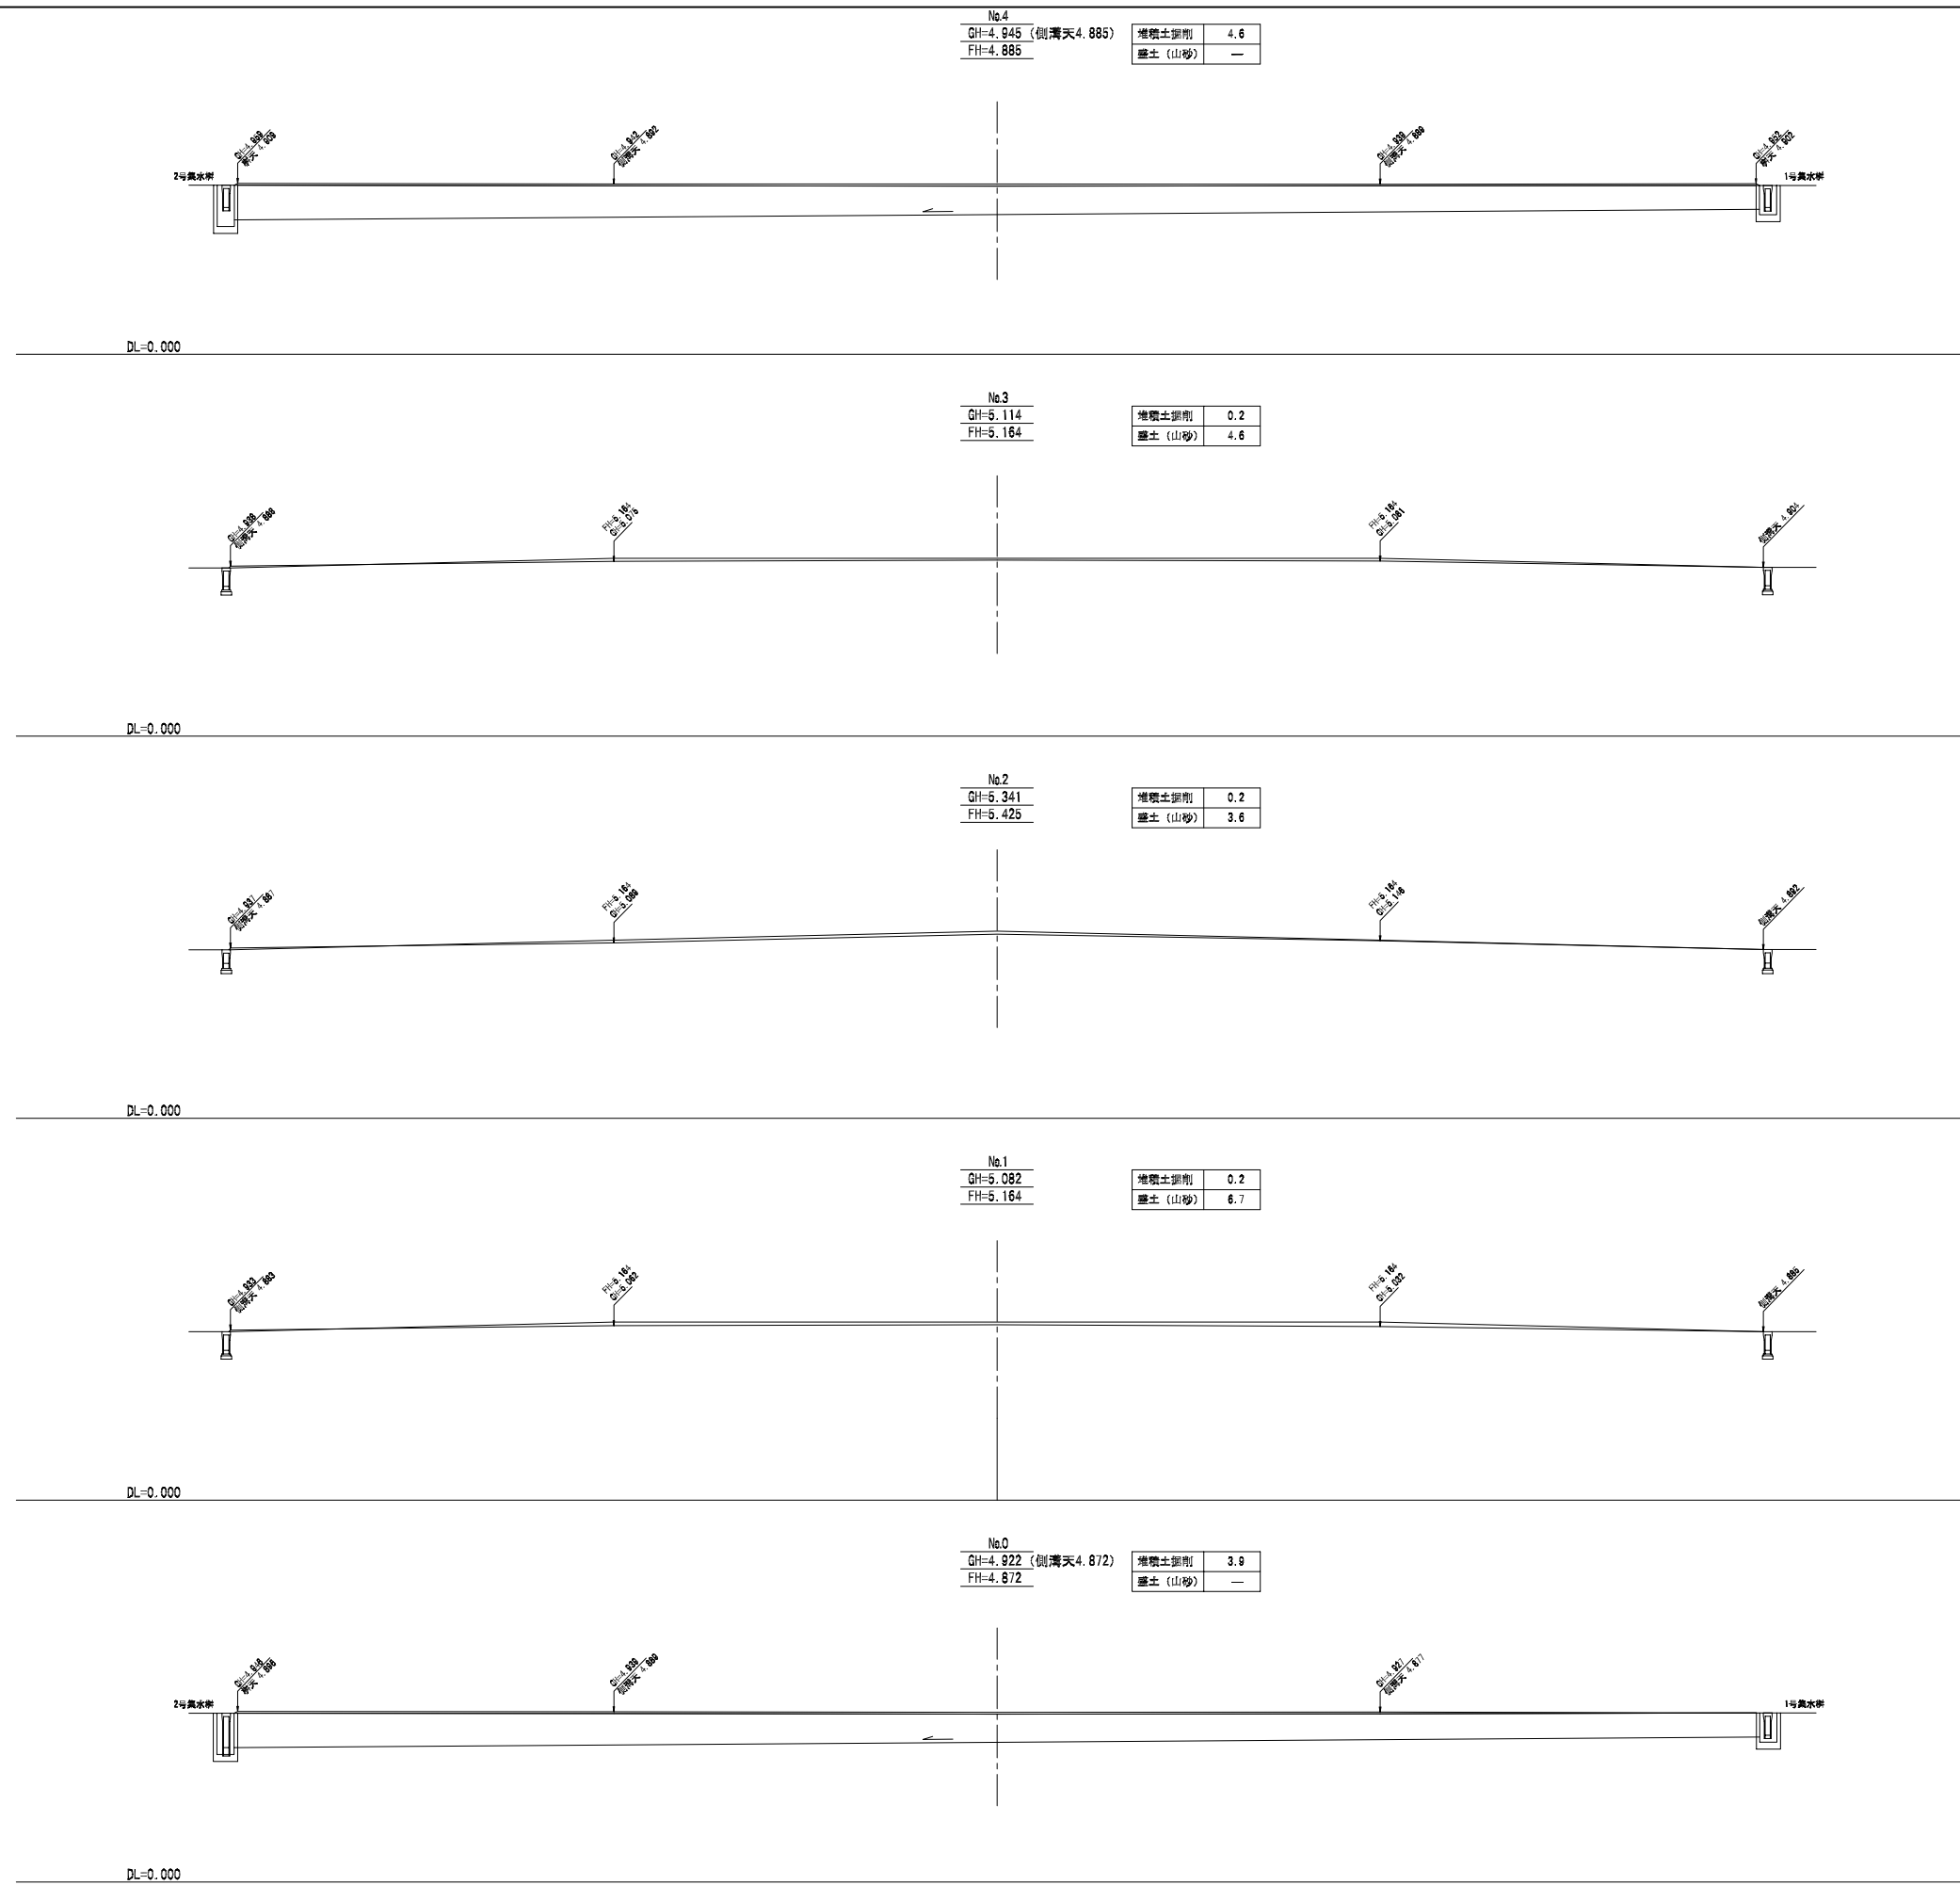


平成 23 年度		工事 番号	
事業名	天然芝生化新設工事事業		
箇所名	南秋田郡大湯村字北一丁目 地内		
工事名	多目的グラウンド天然芝生化新設工事		
横断図		縮尺	H=1:200 V=1:100
原案	設計	図面 番号	2
大 湯 村			


計画平面図 S=1:500

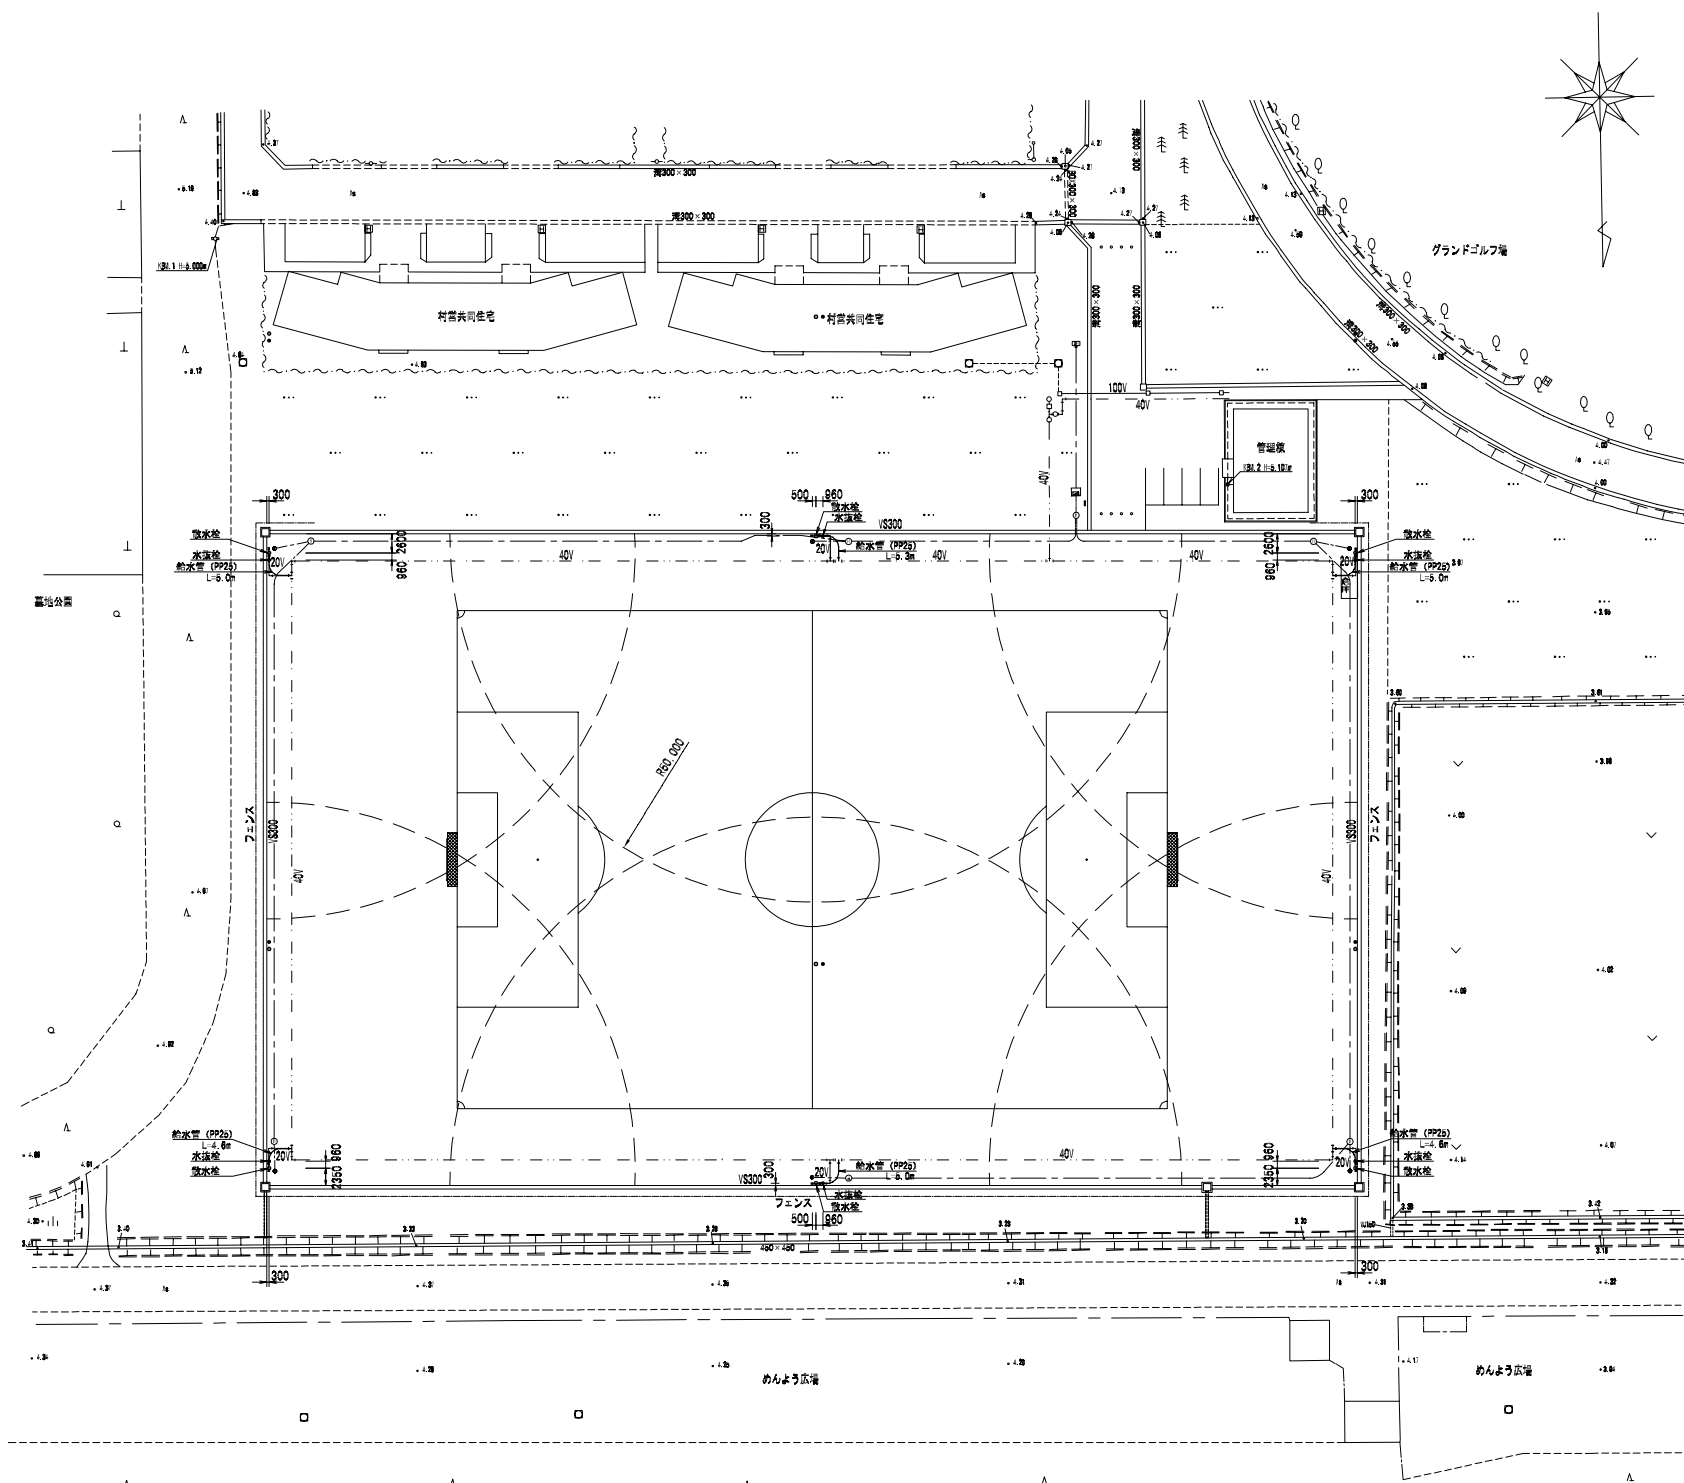


給水管 断面図 S-1:10

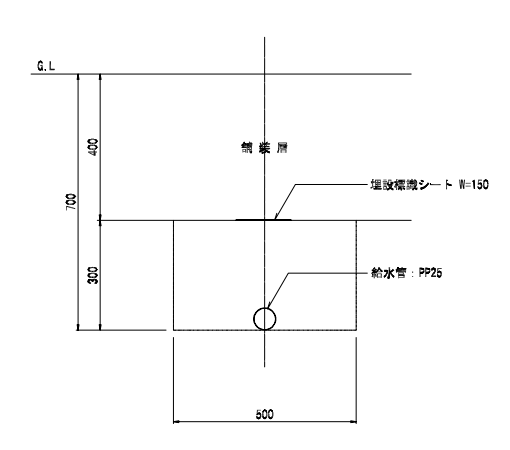

水抜栓 断面図 S-1:10

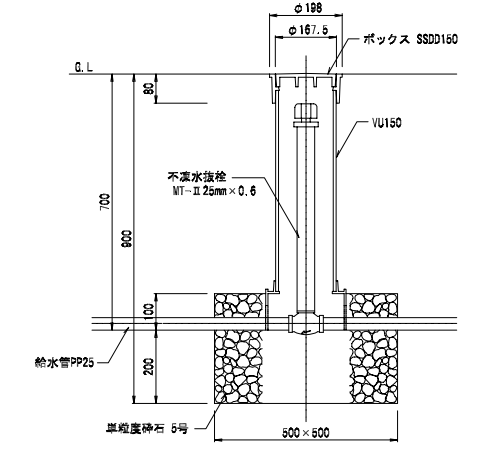


散水栓・散水機器 詳細図 S=1:10

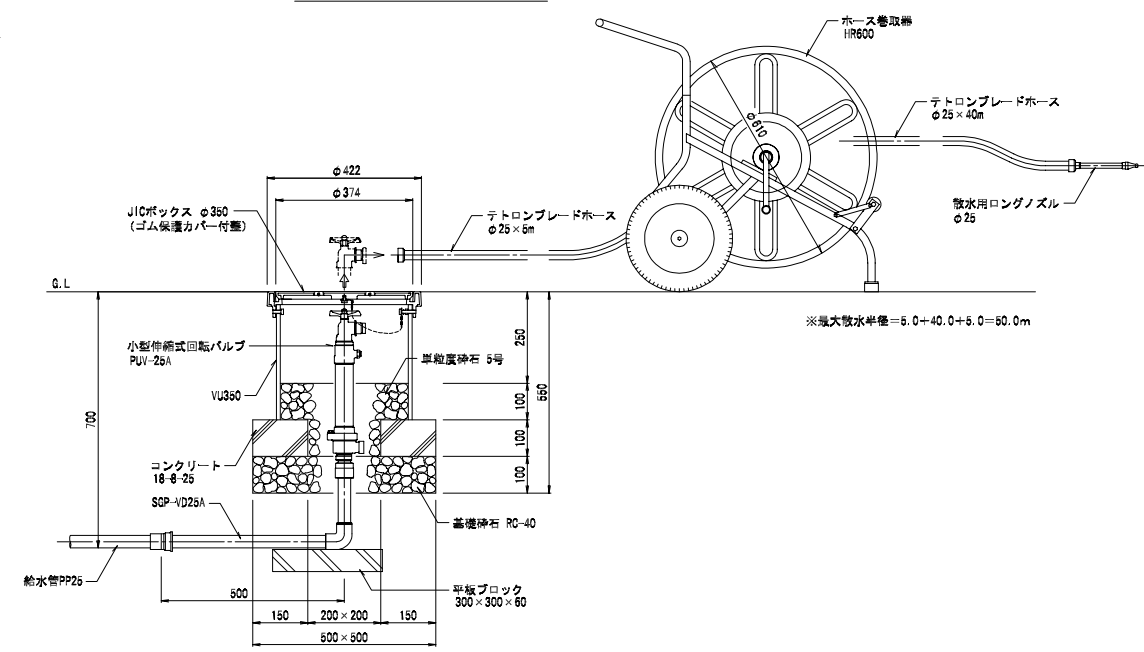


凡例
〔給水〕

記号	名称	概要	数量
—	給水管 (PP)	水道用ポリエチレン管 25A	29.6 m
⊙	水抜栓	不凍水抜栓 MT-II 25mm×0.6	6 箇所
⊙	散水栓	伸縮回転式散水栓 PUV-25A	6 箇所
—	散水機器	ホースφ25×40m 散水ノズル、ホース巻取機	2 組

 

平成 23 年度		工事 番号	
事業名	天然芝生化新設工事事業		
箇所名	南秋田郡大湯村字北一丁目 地内		
工事名	多目的グラウンド天然芝生化新設工事		
散水栓計画平面図		縮尺	図示
調査	設計	図面 番号	3
大 湯 村			


計画平面図 S=1:500

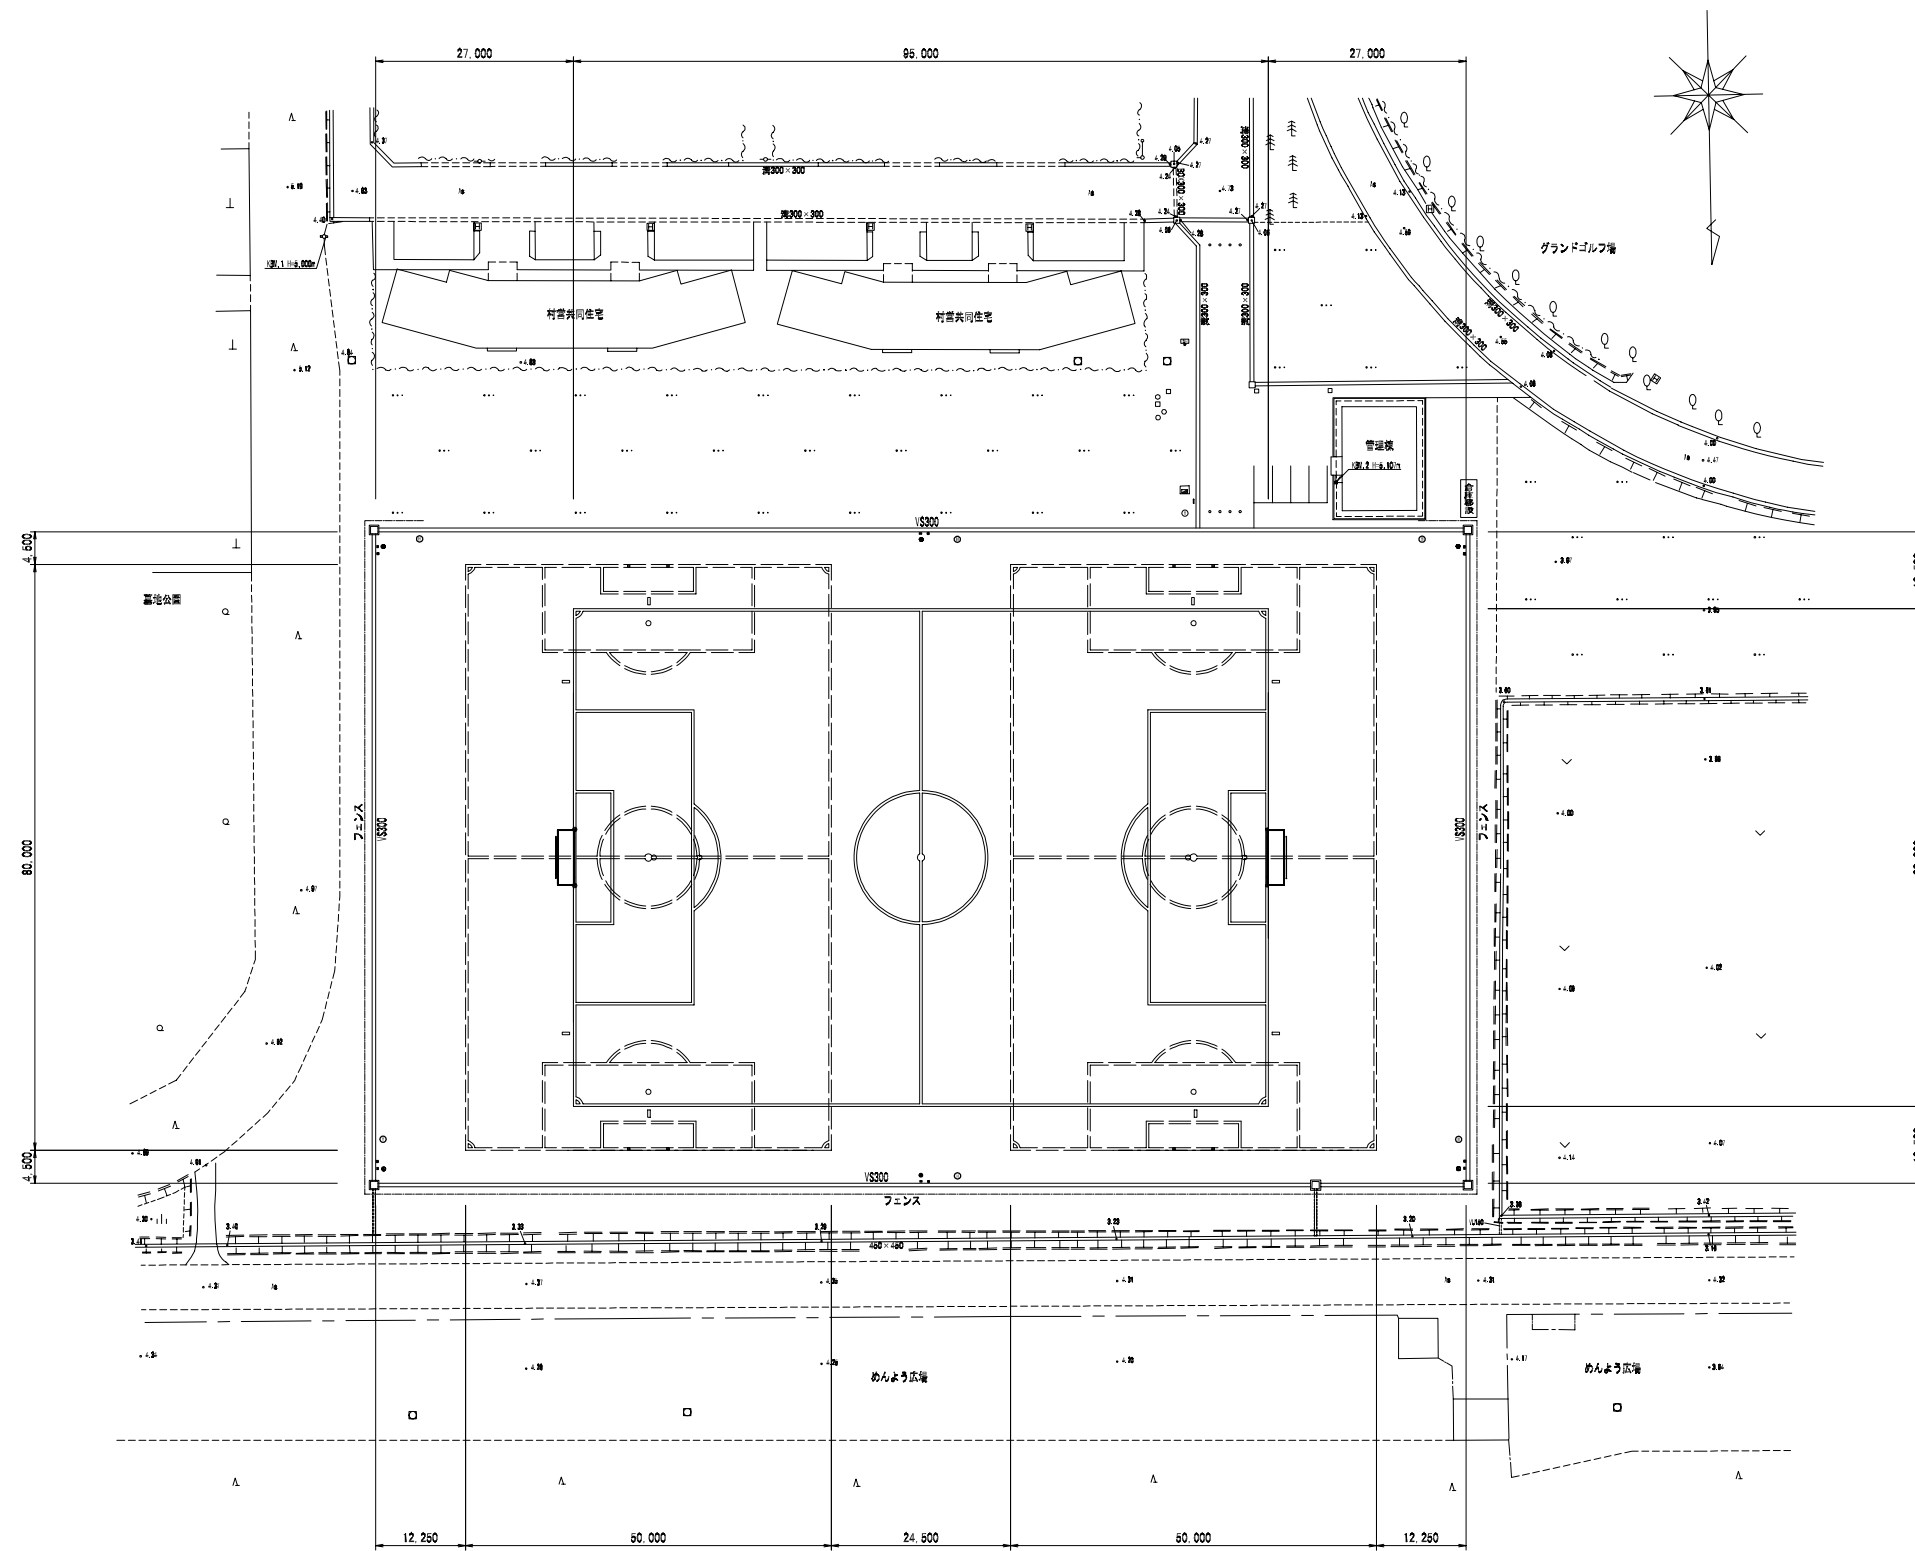

平成 23 年度		工事 番号	
事業名	天然芝生化新設工事事業		
箇所名	南秋田郡大湯村字北一丁目 地内		
工事名	多目的グラウンド天然芝生化新設工事		
区画ライン計画平面図		縮尺	1:500
原図	設計	図面 番号	4
大 湯 村			


メインサッカーコート 区画ライン図 S=1:300

注) ○印は、ポイントマーク設置位置を示す。(計32箇所)

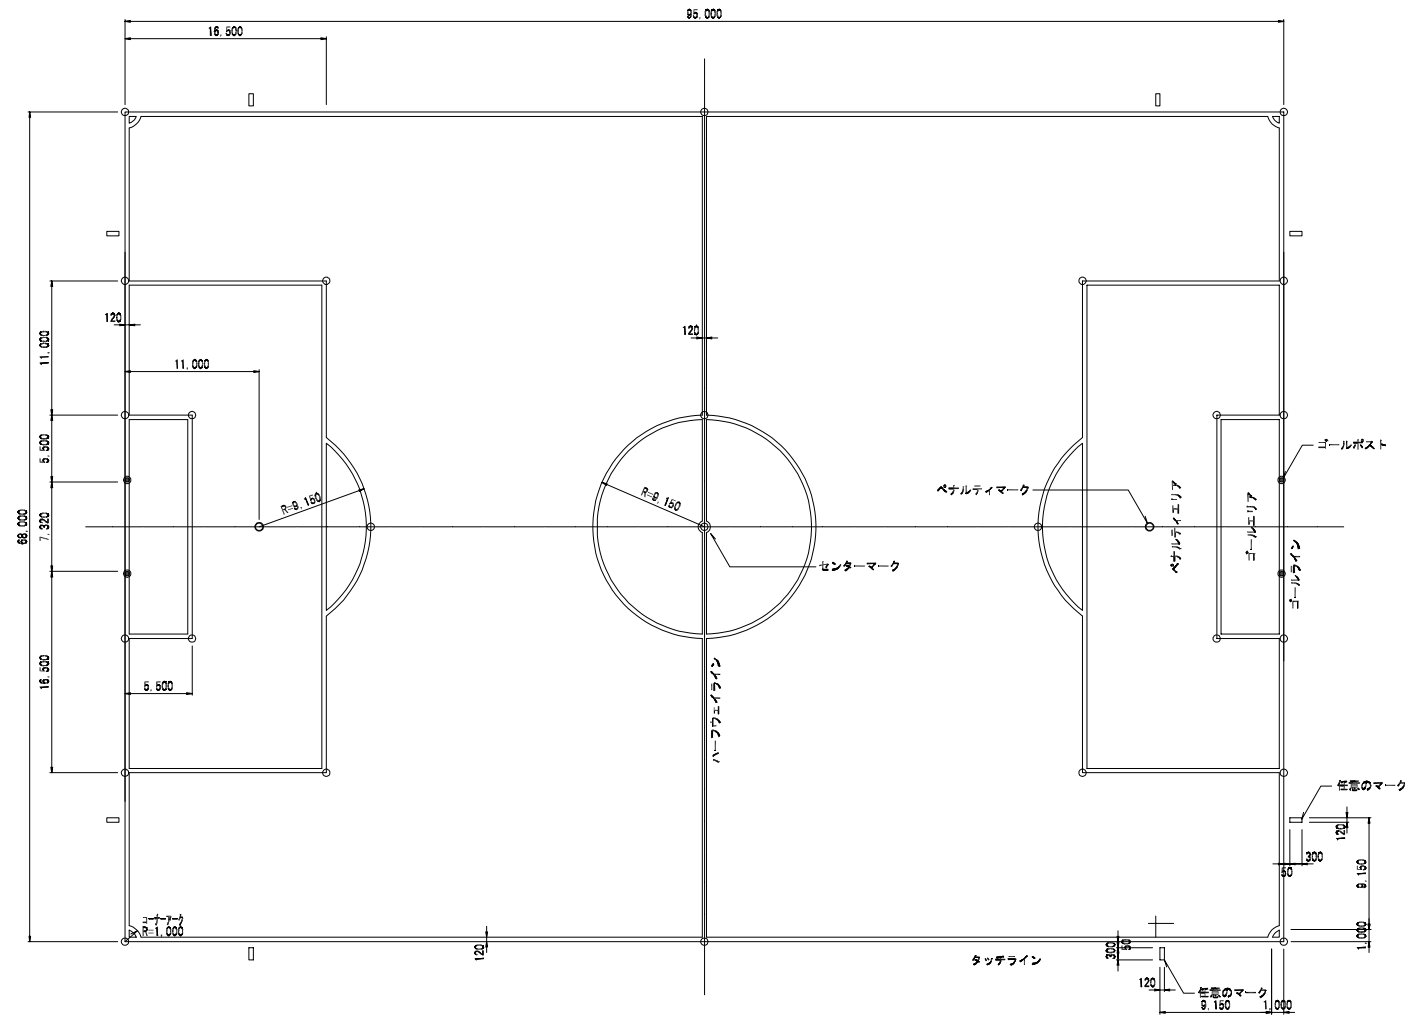


ジュニア用サッカーコート 区画ライン図 S=1:300

注) ○印は、ポイントマーク設置位置を示す。(計32箇所)

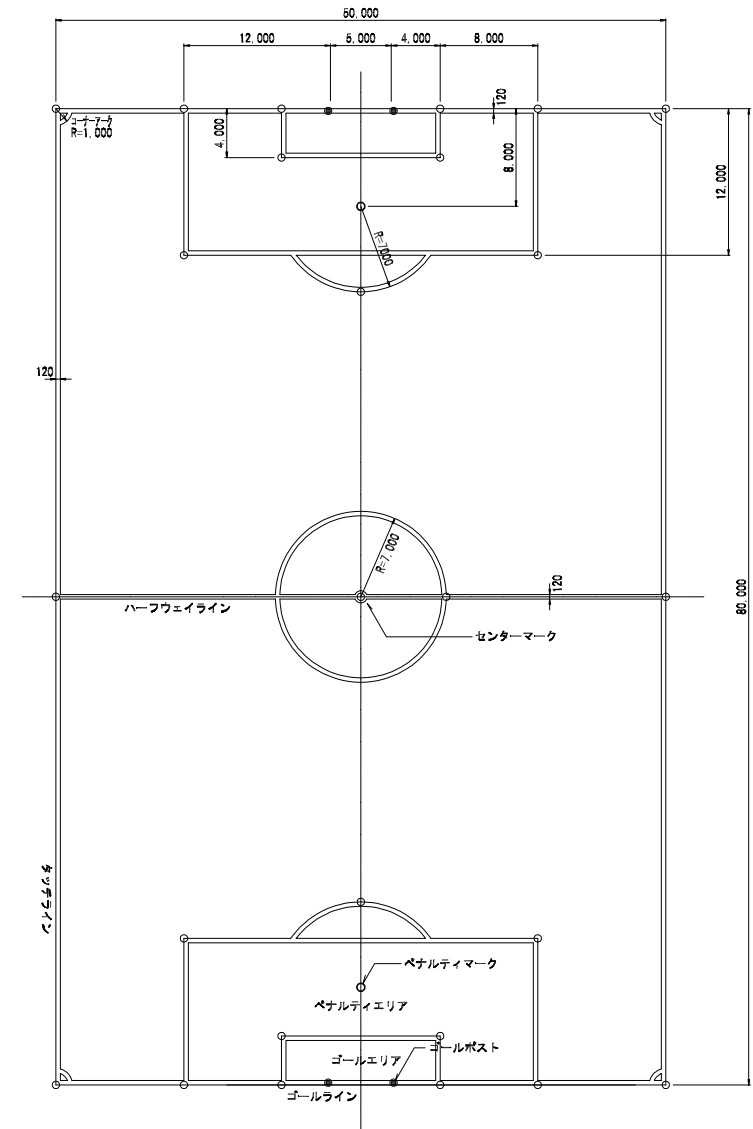


ポイントマーク 詳細図 S=1:10

注) メインサッカーコートは、紫色ポイントマークを設置する。(計32箇所)
ジュニア用サッカーコートは、黄色ポイントマークを設置する。(計32箇所/1面×2面=64箇所)

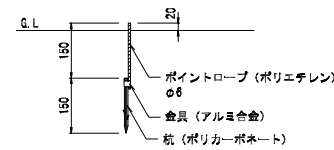


平成 23 年度		工事 番号
事業名	天然芝生化新設工事事業	
箇所名	南秋田郡大湯村字北一丁目 地内	
工事名	多目的グラウンド天然芝生化新設工事	
ポイントマーク設置詳細図	巻尺	1:10,300
照査	設計	図面 番号 5
大 湯 村		

調査平面図 S=1:500

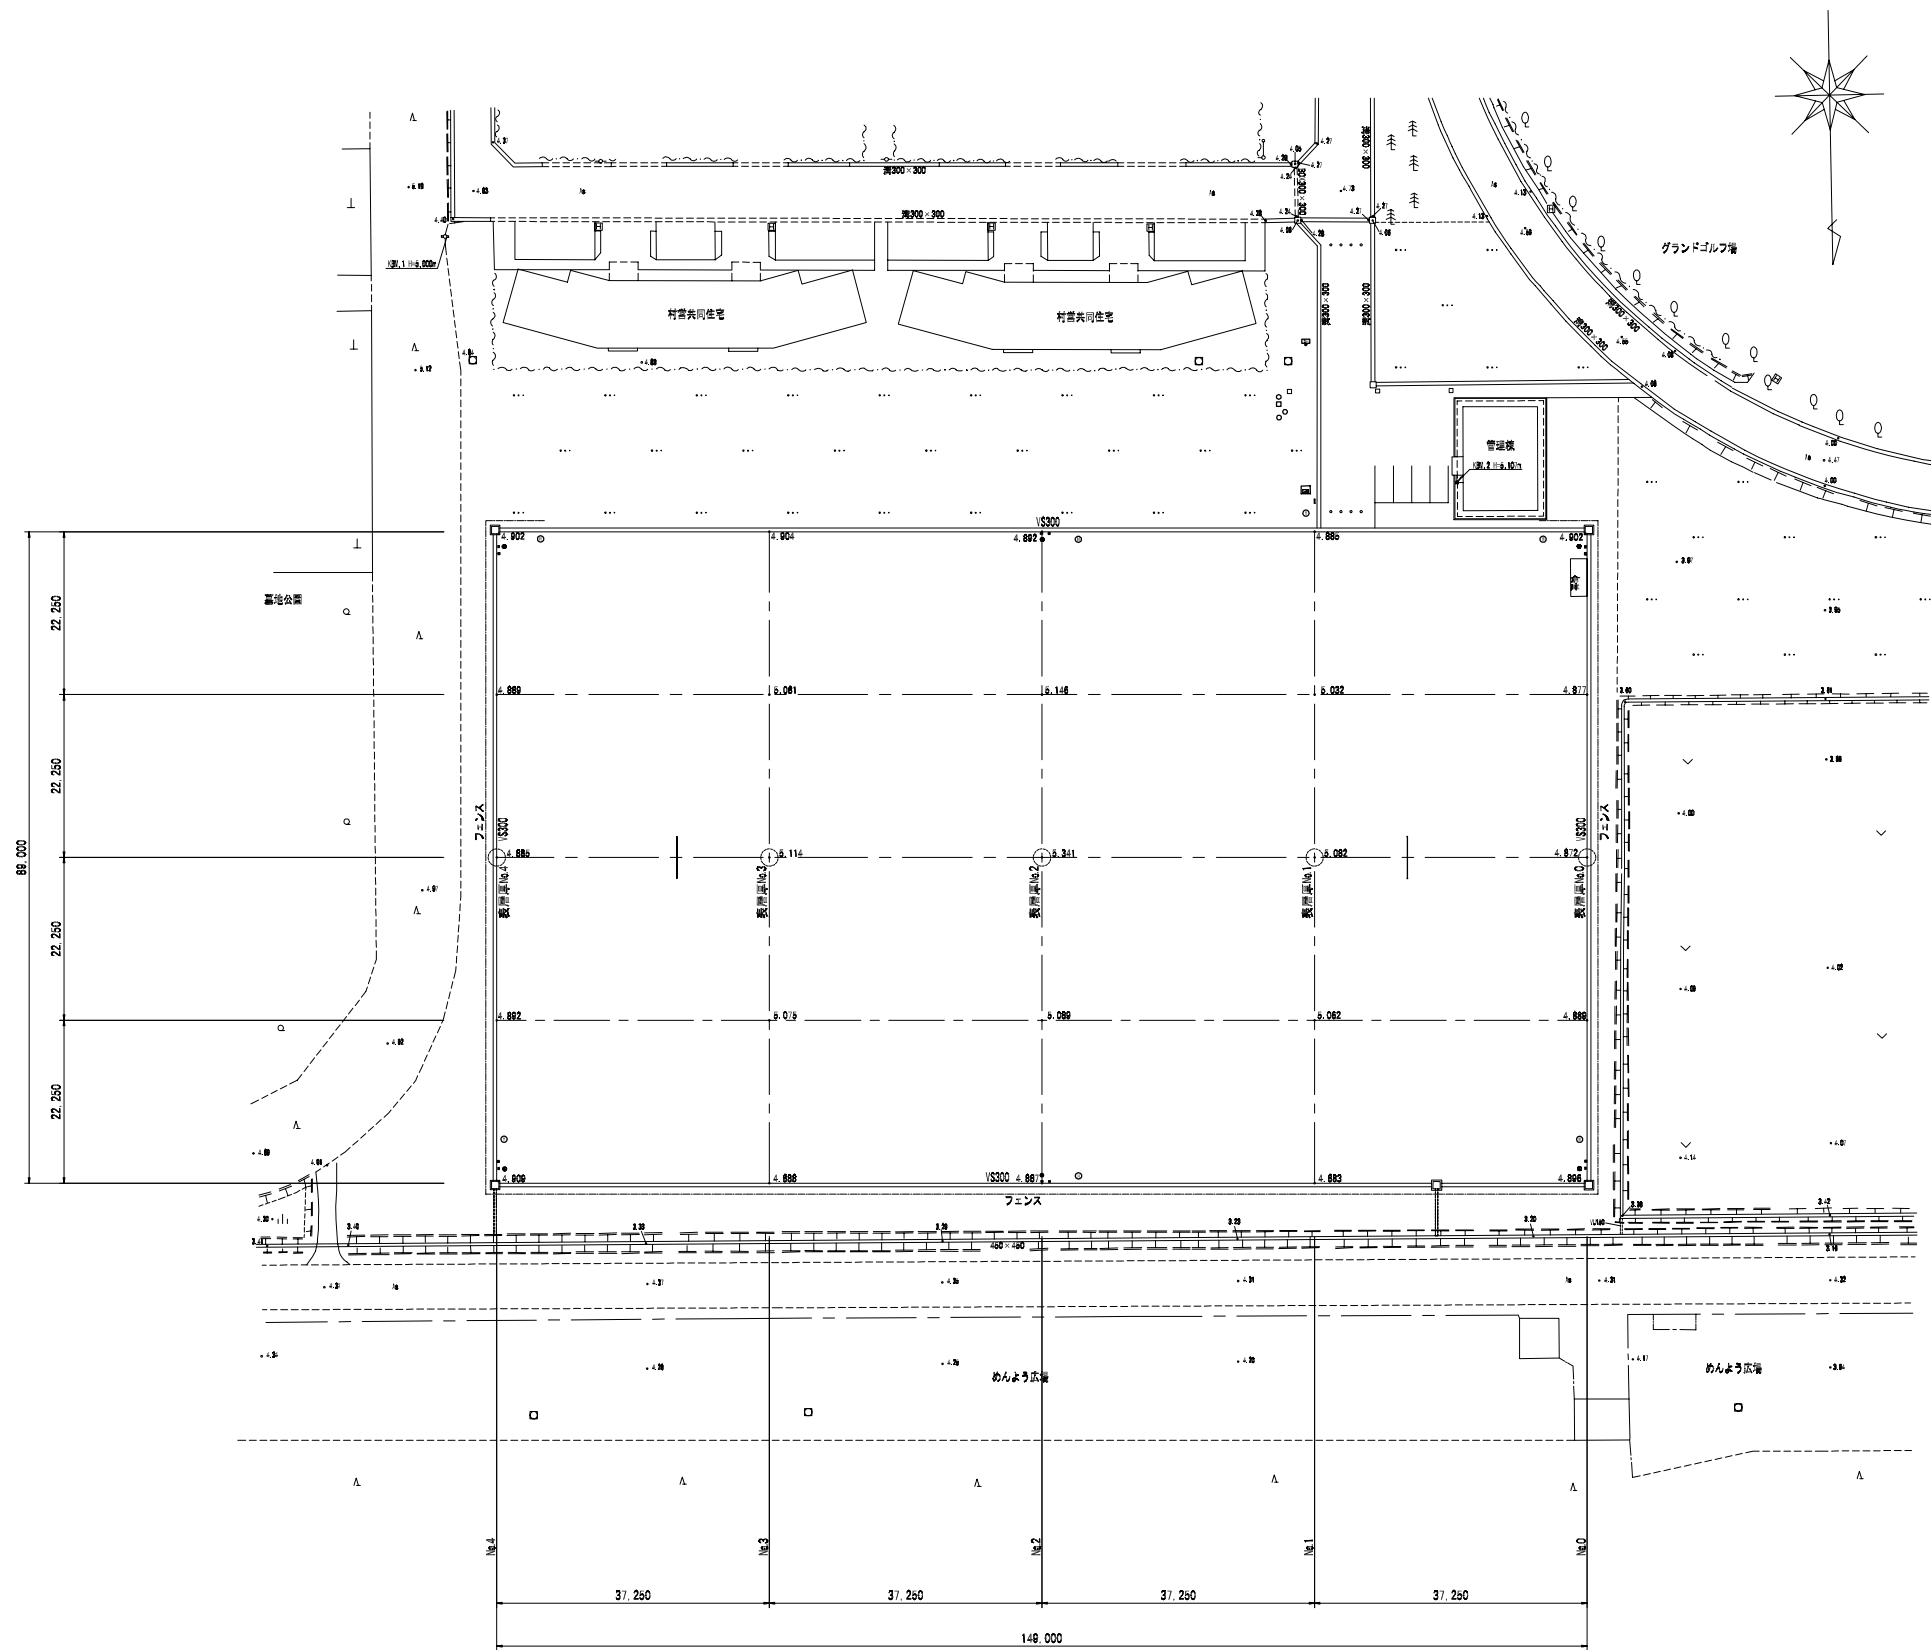

クレイ舗装標準断面図 S-1/20
※平成10年12月竣工時

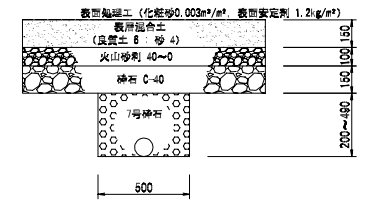


表層厚調査比較表

調査地点	調査厚さ cm	当初との比較 cm	備 考
表層厚 No.0	20.0	+5.0	
表層厚 No.1	7.0	-8.0	
表層厚 No.2	13.0	-2.0	
表層厚 No.3	10.0	-5.0	
表層厚 No.4	21.0	+6.0	

平成 23 年度		工事 番号
事業名	天然芝生化新設工事事業	
箇所名	南秋田郡大湯村字北一丁目 地内	
工事名	多目的グラウンド天然芝生化新設工事	
現況高さおよび 表層厚さ調査平面図		縮尺 図 示
調査	設計	図面 番号 6
大 湯 村		

現況平面図 S=1:500

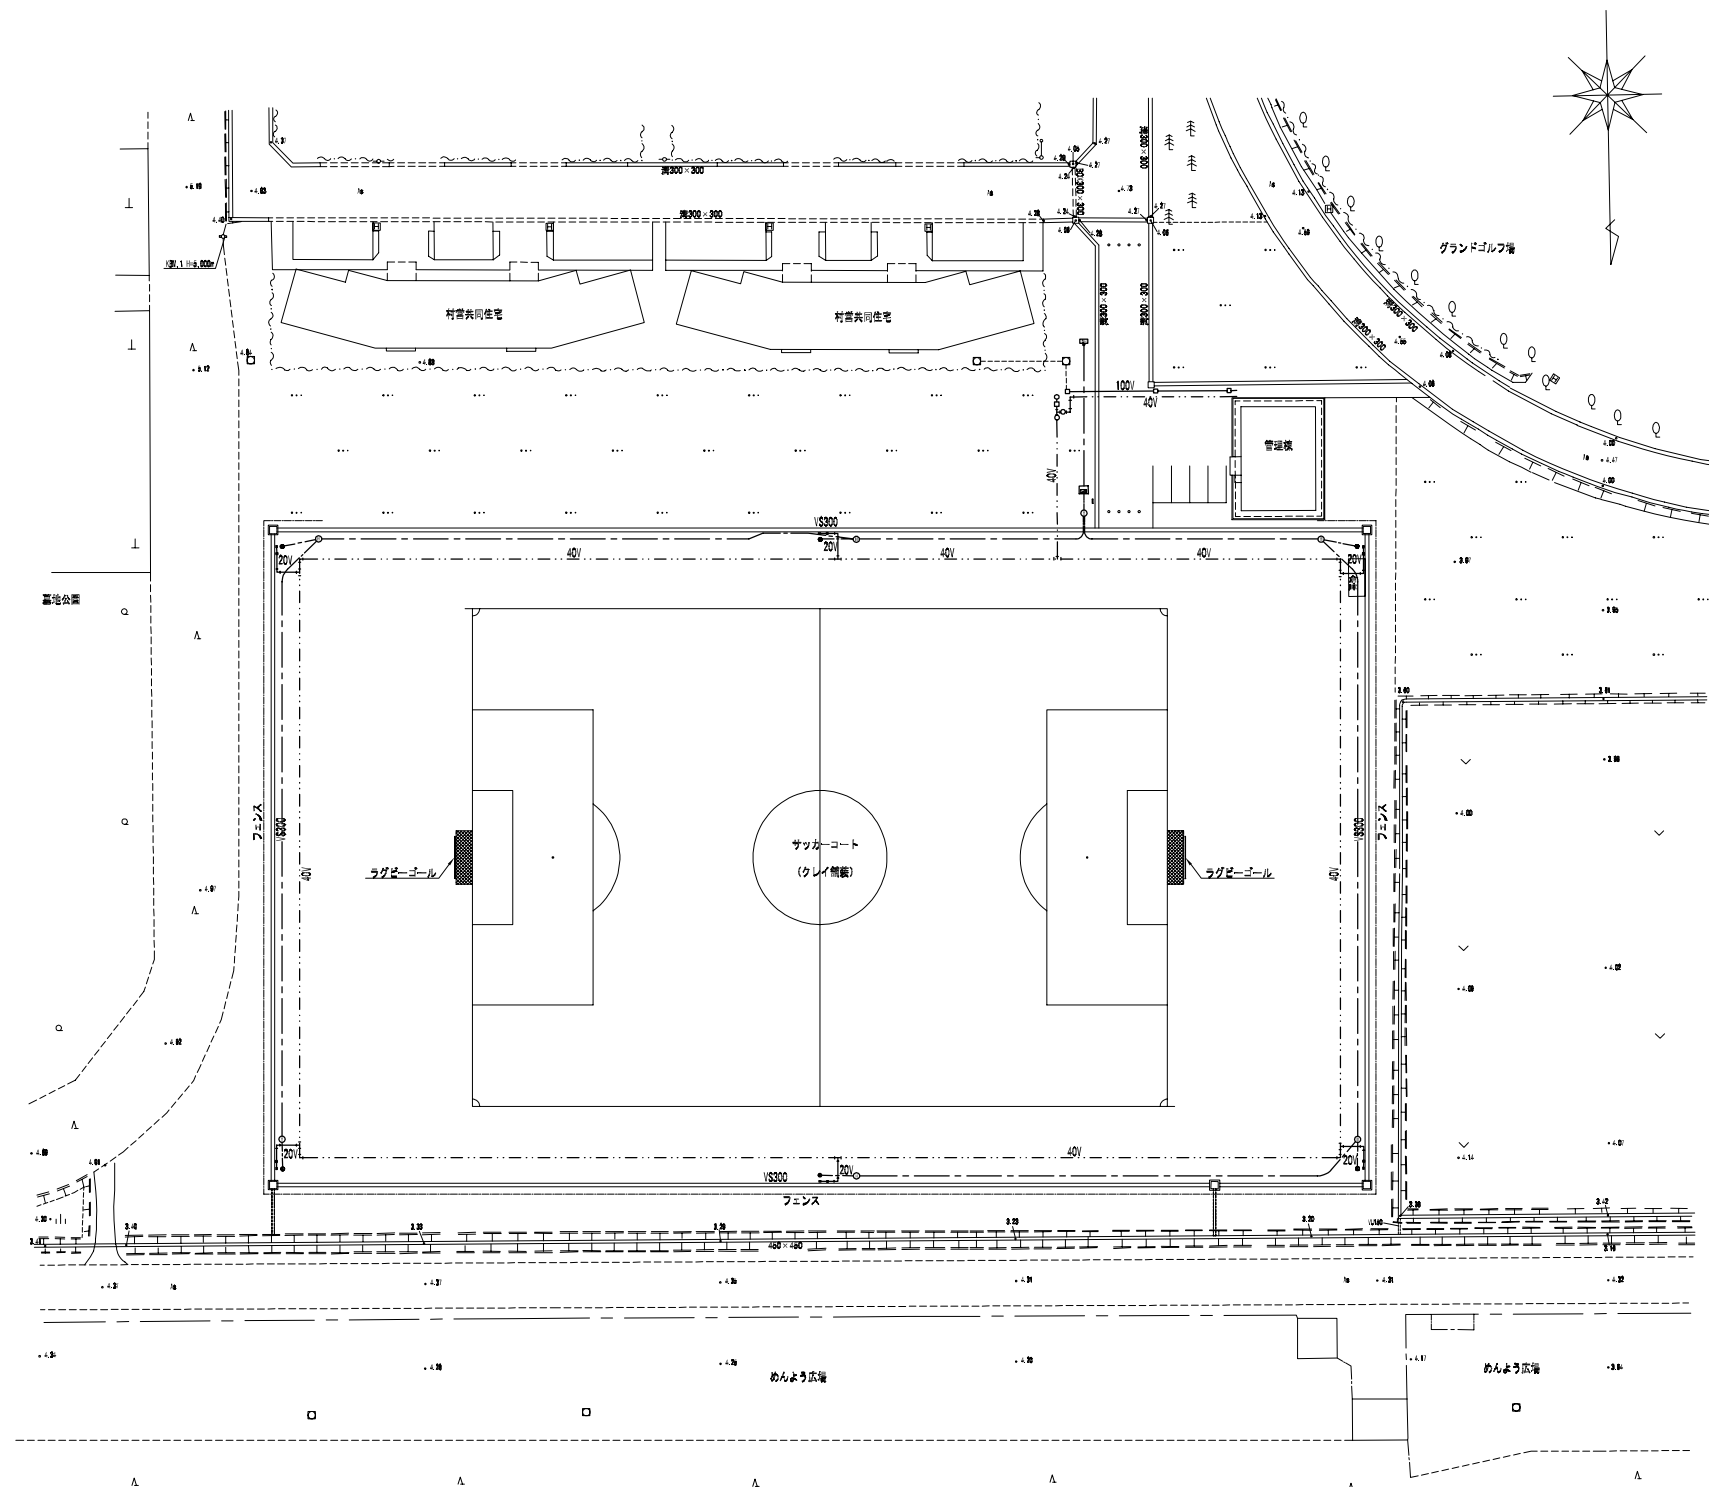

--- 現況給水管
 --- 現況下水道

平成 23 年度		工事 番号	
事業名	天然芝生化新設工事事業		
箇所名	南秋田郡大湯村字北一丁目 地内		
工事名	多目的グラウンド天然芝生化新設工事		
現況平面図		巻尺	1:500
原案	設計	図面 番号	7
大 湯 村			